



POLITECNICO DI MILANO  
Facoltà del Design  
Corso di Laurea Magistrale in Interior Design  
A.A. 2010/2011

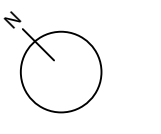

PROGETTO DI TESI

PIANTA scala 1:100  
SEZIONI scala 1:100

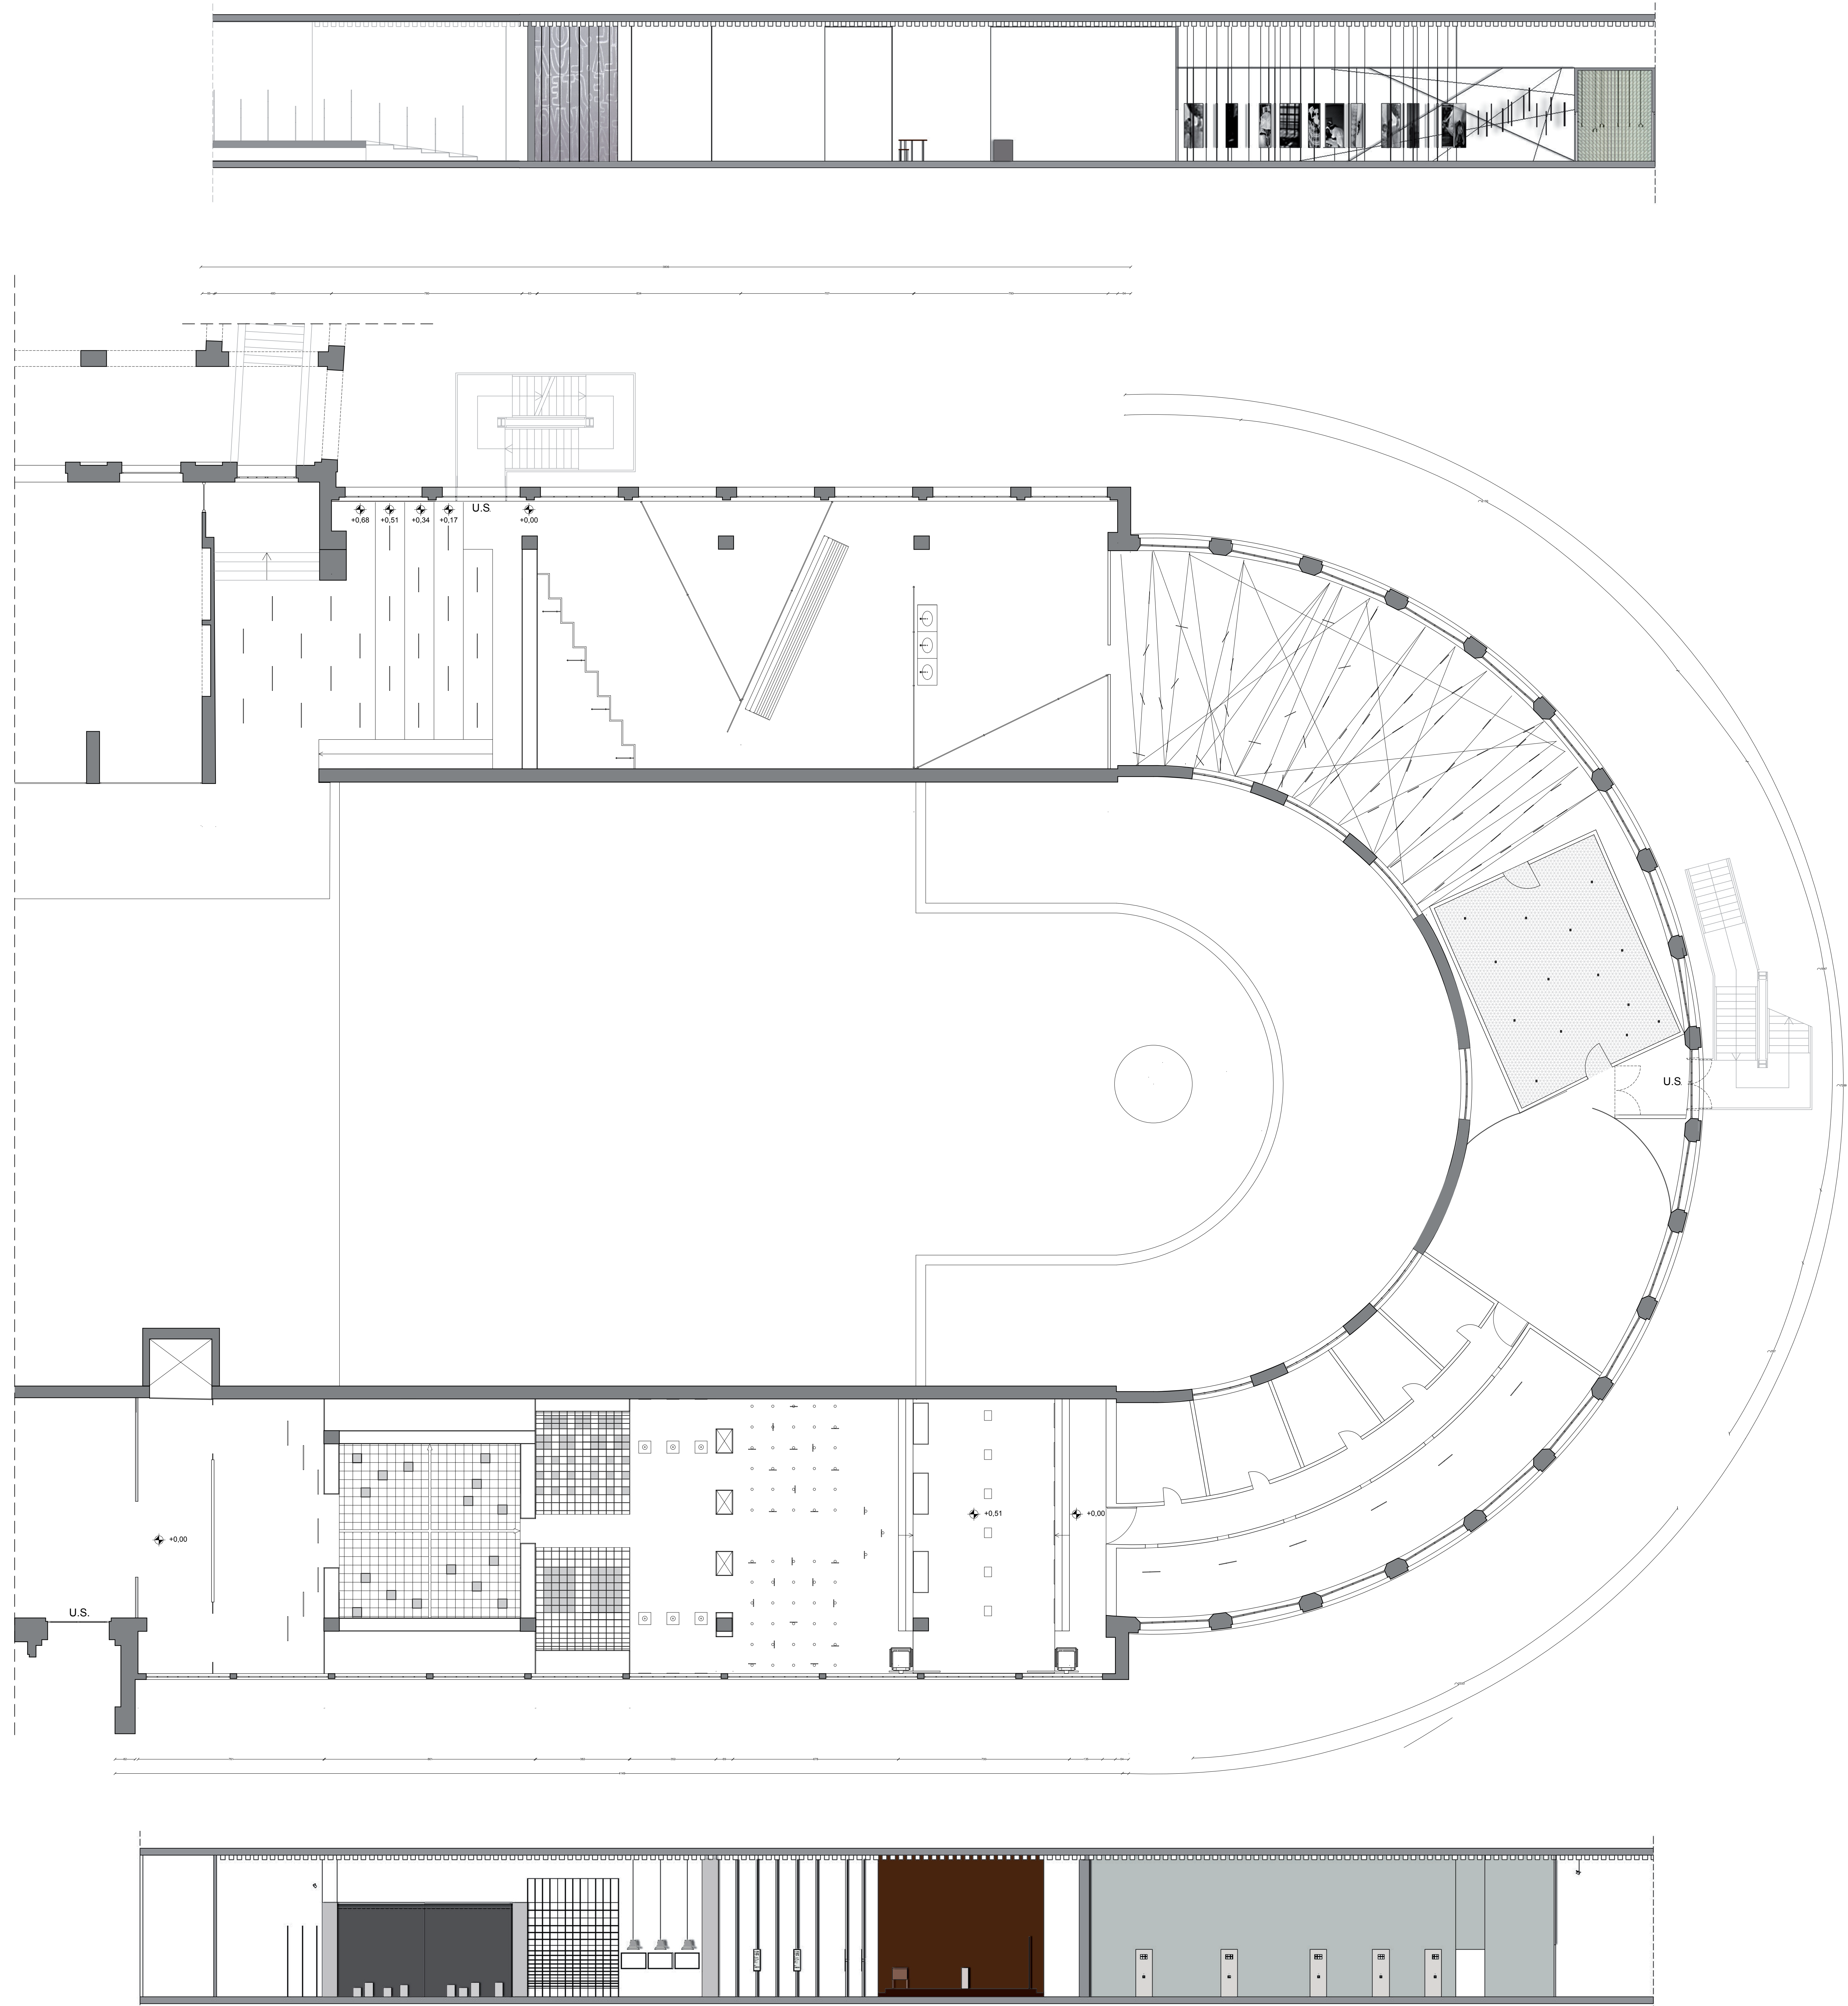



POLITECNICO DI MILANO  
Facoltà del Design  
Corso di Laurea Magistrale in Interior Design  
A.A. 2010/2011




PROGETTO DI TESI  
Punti di follia. Il folle, lo folle

Relatore: Franco Origoni  
Correlatore: Marcello Galbiati

PIANTA ESTERNO  
scala 1:100  
PROSPETTO ESTERNO  
scala 1:100

Studenti: Arletti Silvia matr. 733977  
Ganzerla Chiara matr.725299

TAV. 2

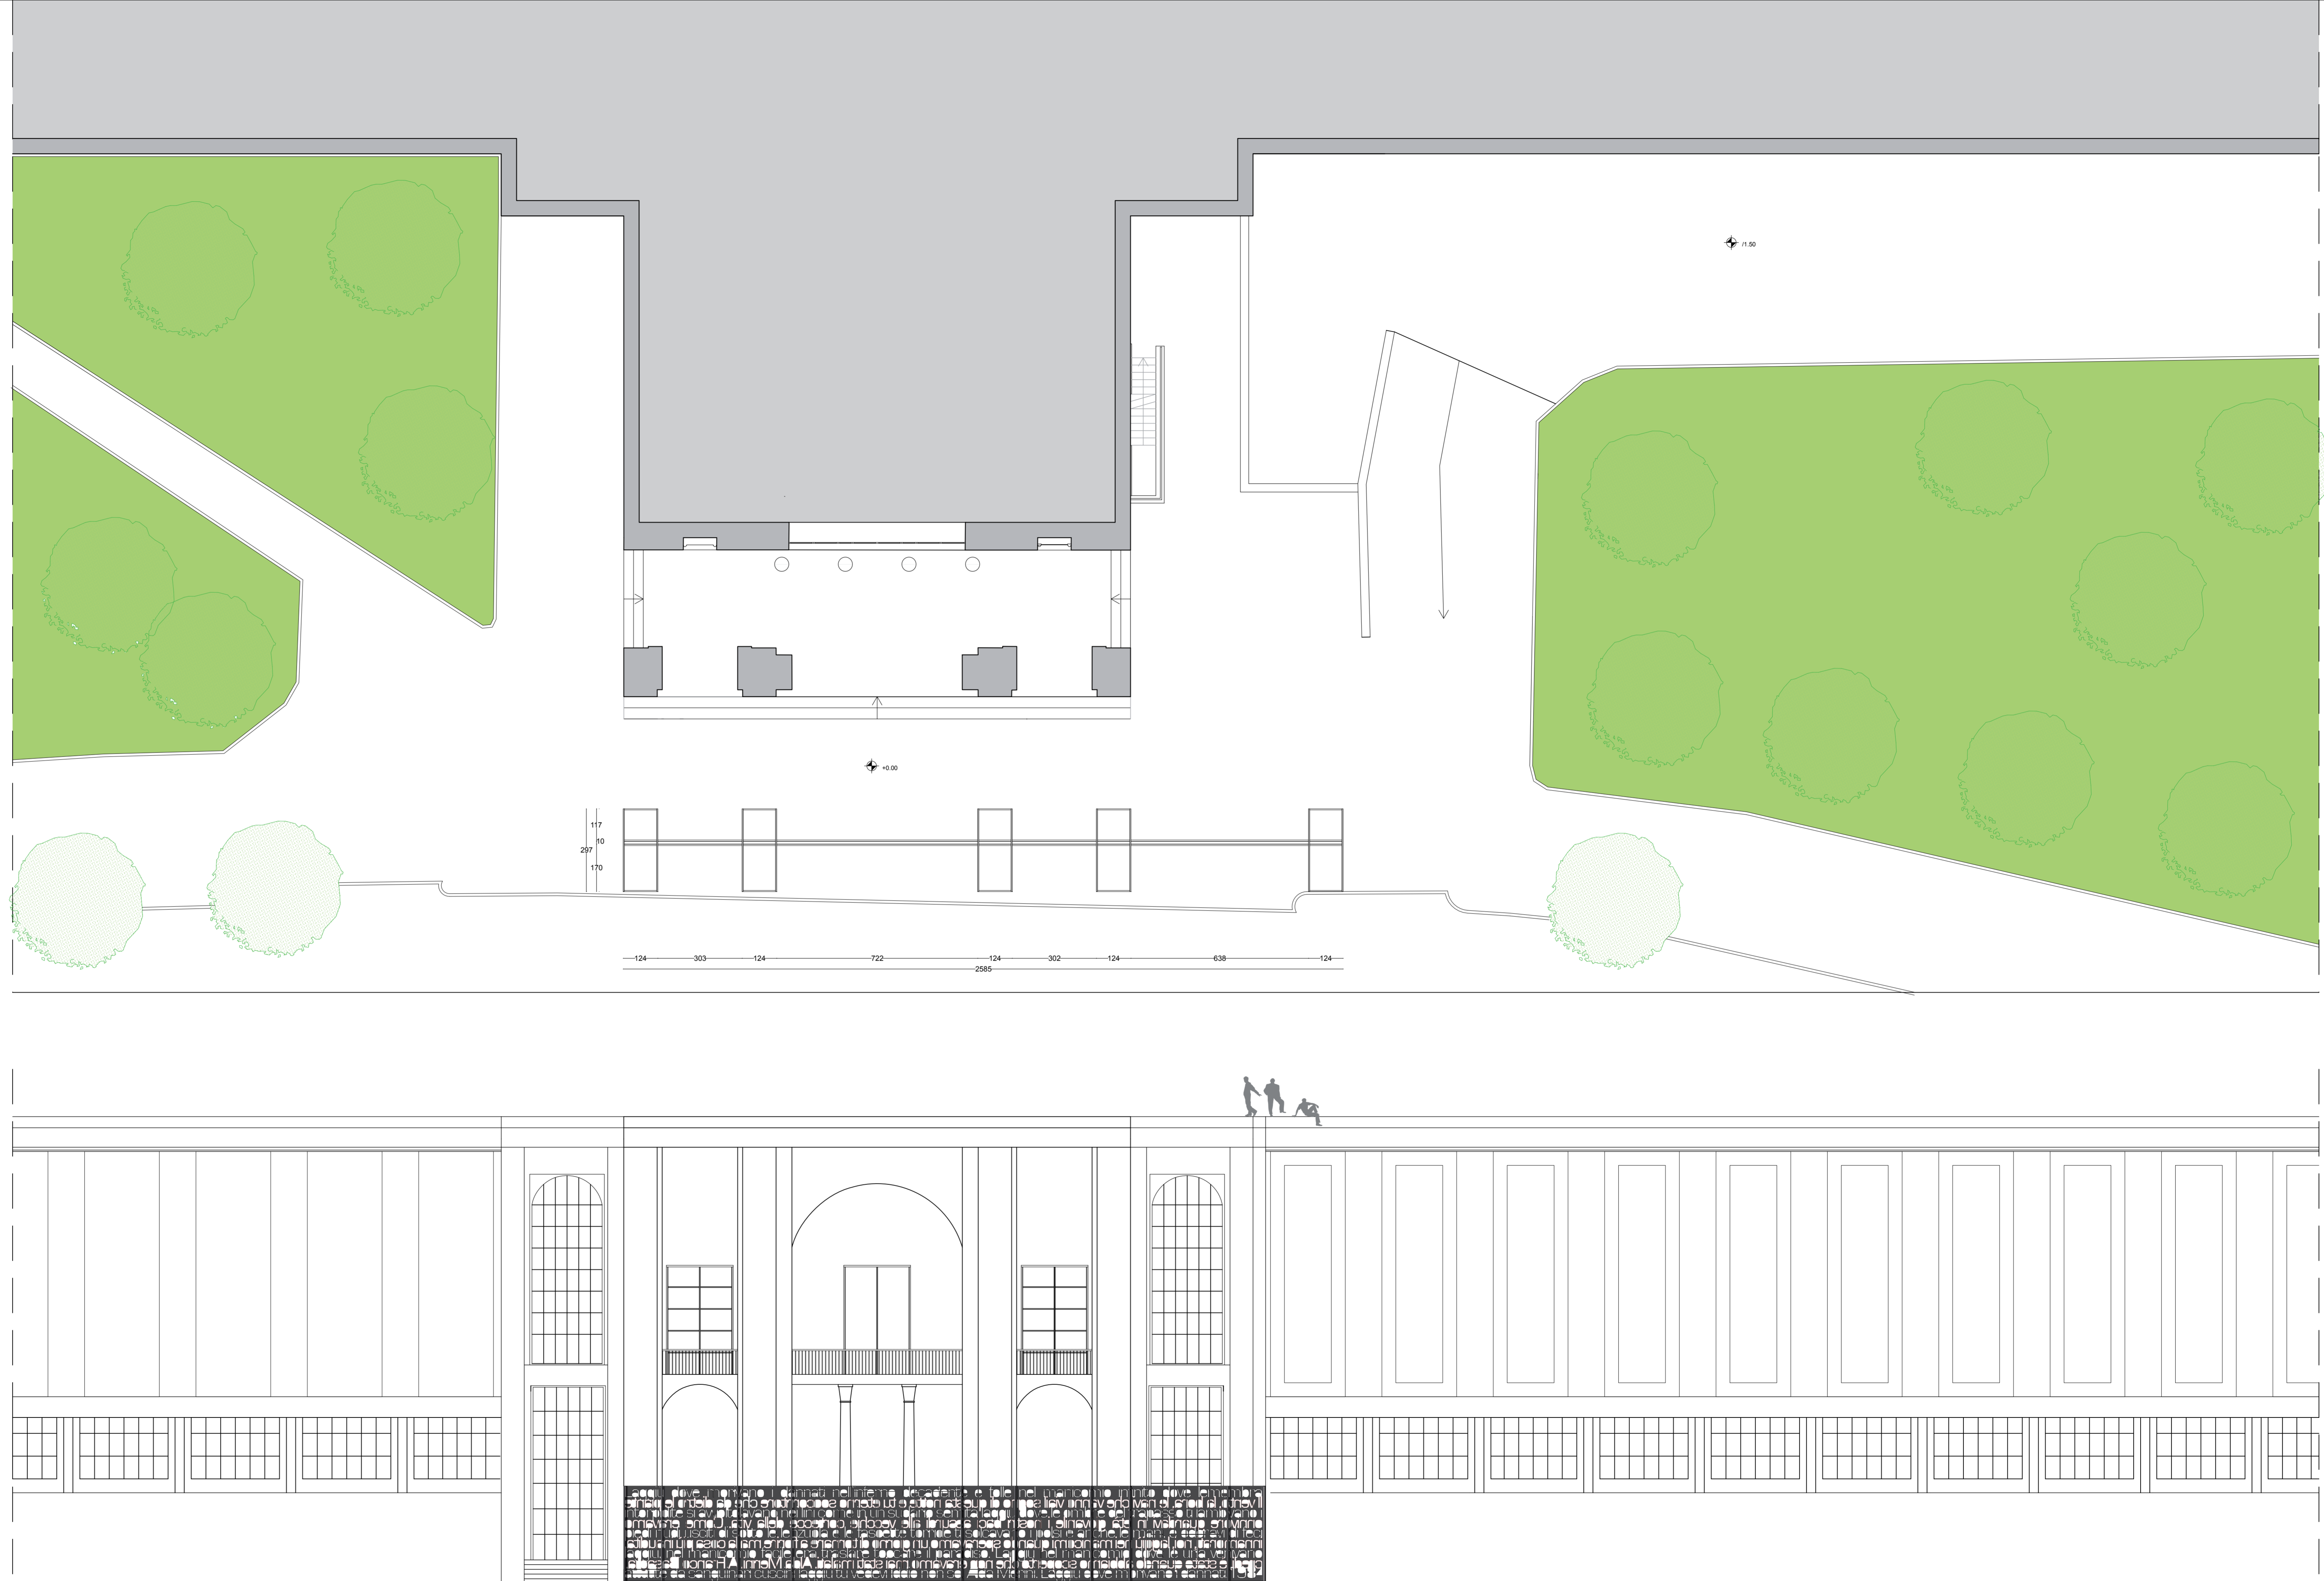




### LEGENDA

#### Impianto illuminotecnico\_allestimento

- barra led modulare
- led faretto soffitto quadrato
- faretto ad incasso pavimento
- faretto soffitto/parete 50W
- ⊗ faretto soffitto/parete 70W
- ⊗ faretto soffitto/parete 120W
- lampada sospensione quadrata
- lampada sospensione cono

#### Impianto elettrico\_stato di fatto

- Fan- Coil
- ✕ proiettore
- ⊠ quadro elettrico
- radar
- ⊠ estintore
- ⊠ idrante
- u.s. uscita emergenza

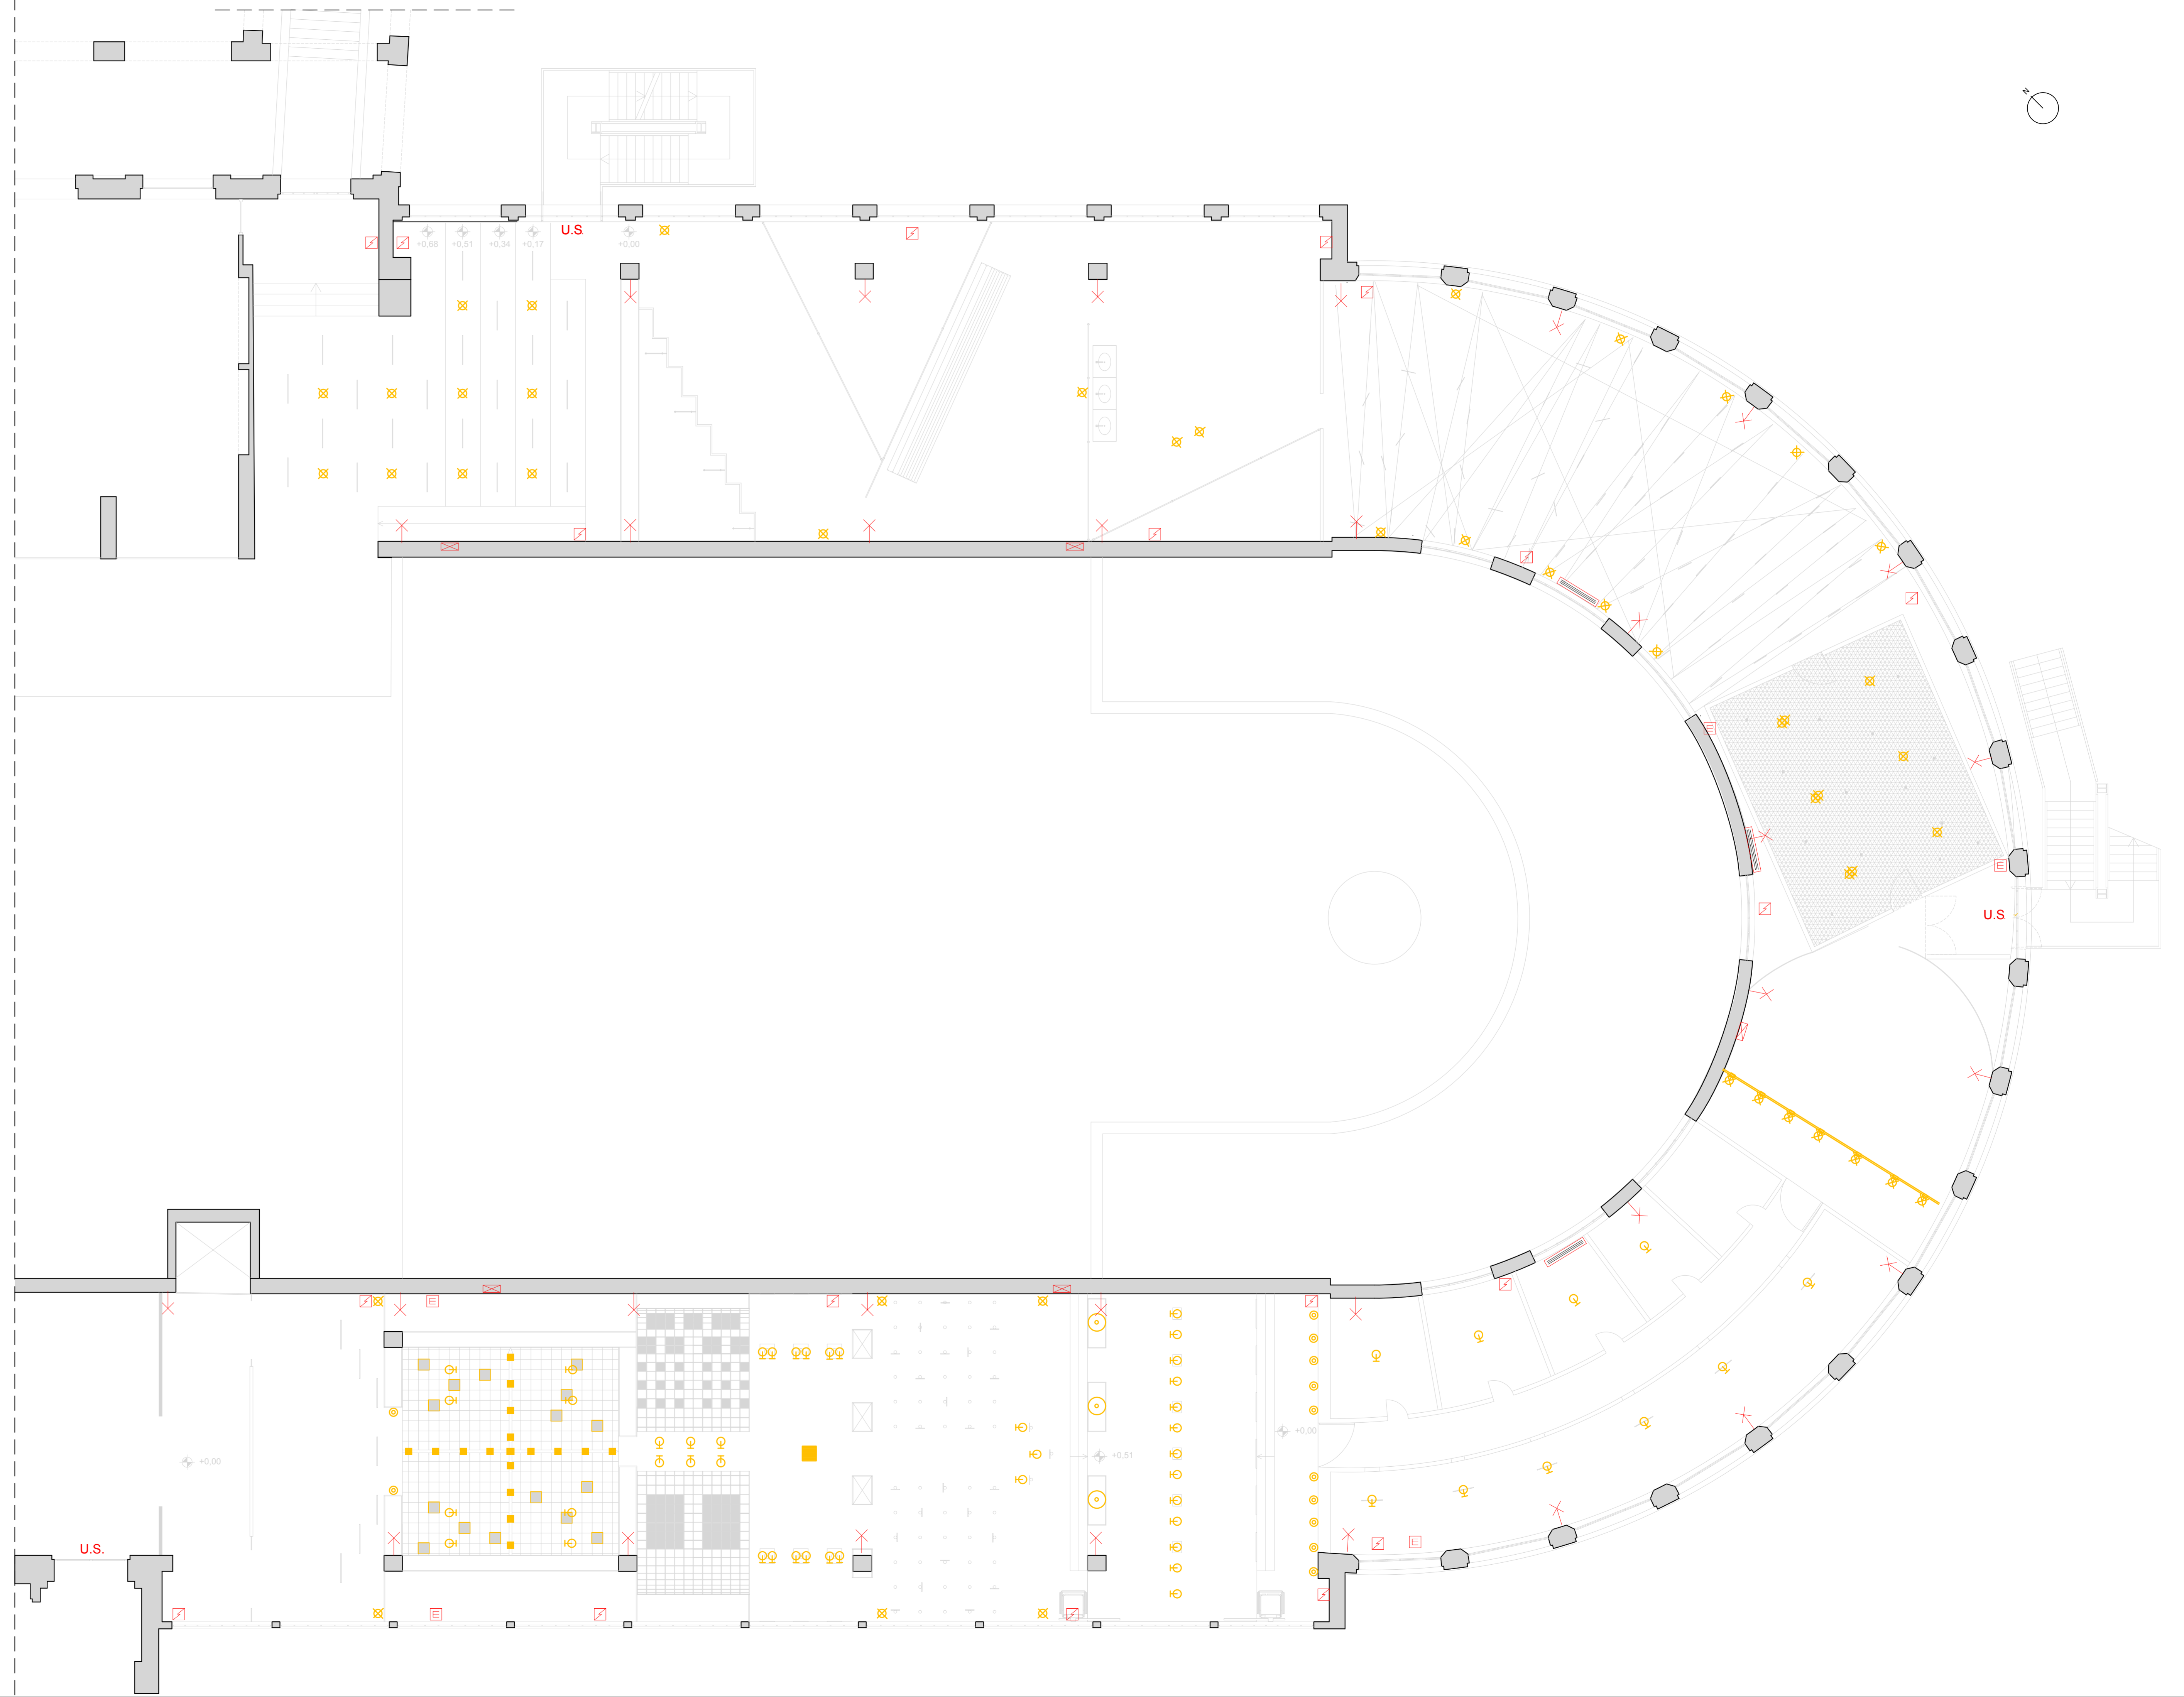

POLITECNICO DI MILANO

Facoltà del Design

Corso di Laurea Magistrale in Interior Design

A.A. 2010/2011



PROGETTO DI TESI

Punti di follia. Il folle, lo folle

Relatore: Franco Origoni

Correlatore: Marcello Galbiati

PIANTA

SCHEMA ILLUMINOTECNICO

IMPIANTO ELETTRICO

scala 1:100

Studenti: Arletti Silvia matr. 733977  
Ganzerla Chiara matr.725299

TAV. 3



POLITECNICO DI MILANO  
 Facoltà del Design  
 Corso di Laurea Magistrale in Interior Design  
 A.A. 2010/2011



PROGETTO DI TESI  
 Punti di follia. Il folle, lo folle

Relatore: Franco Origoni  
 Correlatore: Marcello Galbiati

PIANTA  
 MATERIALI  
 scala 1:100

Studenti: Arletti Silvia matr. 733977  
 Ganzerla Chiara matr.725299

TAV. 4

